



INSTALACJA WENTYLACJI – RZUT

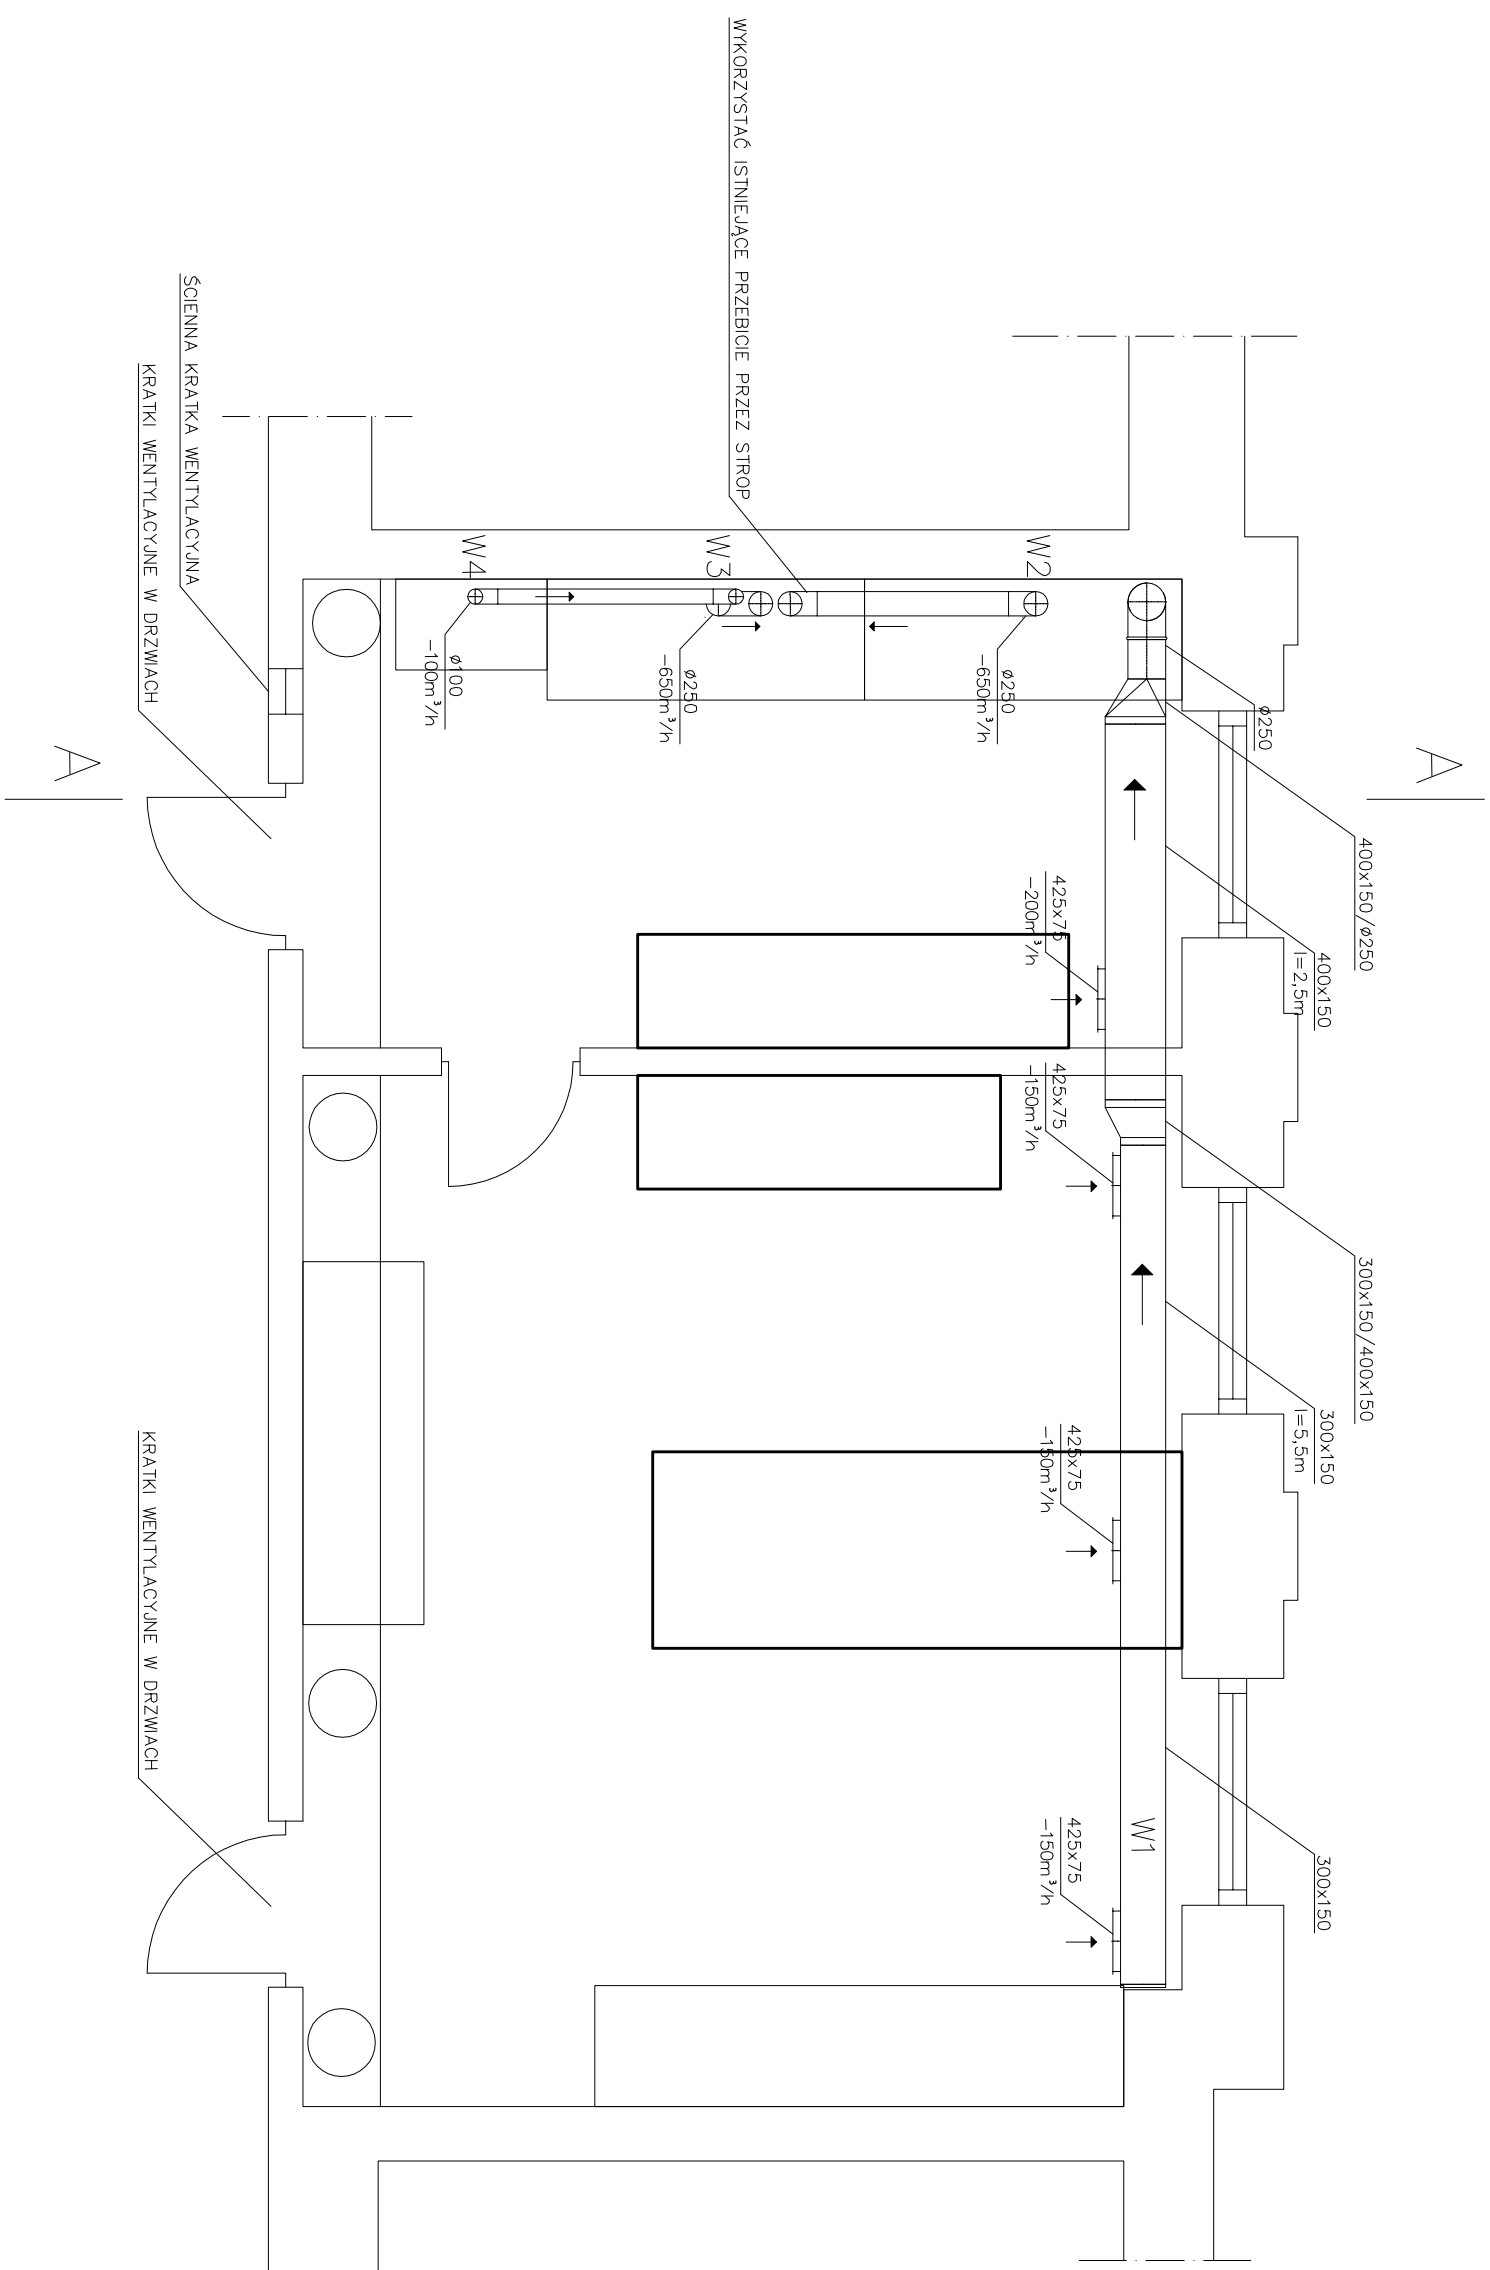

INSTALACJA WENTYLACJI – PRZEKRÓJ A-A

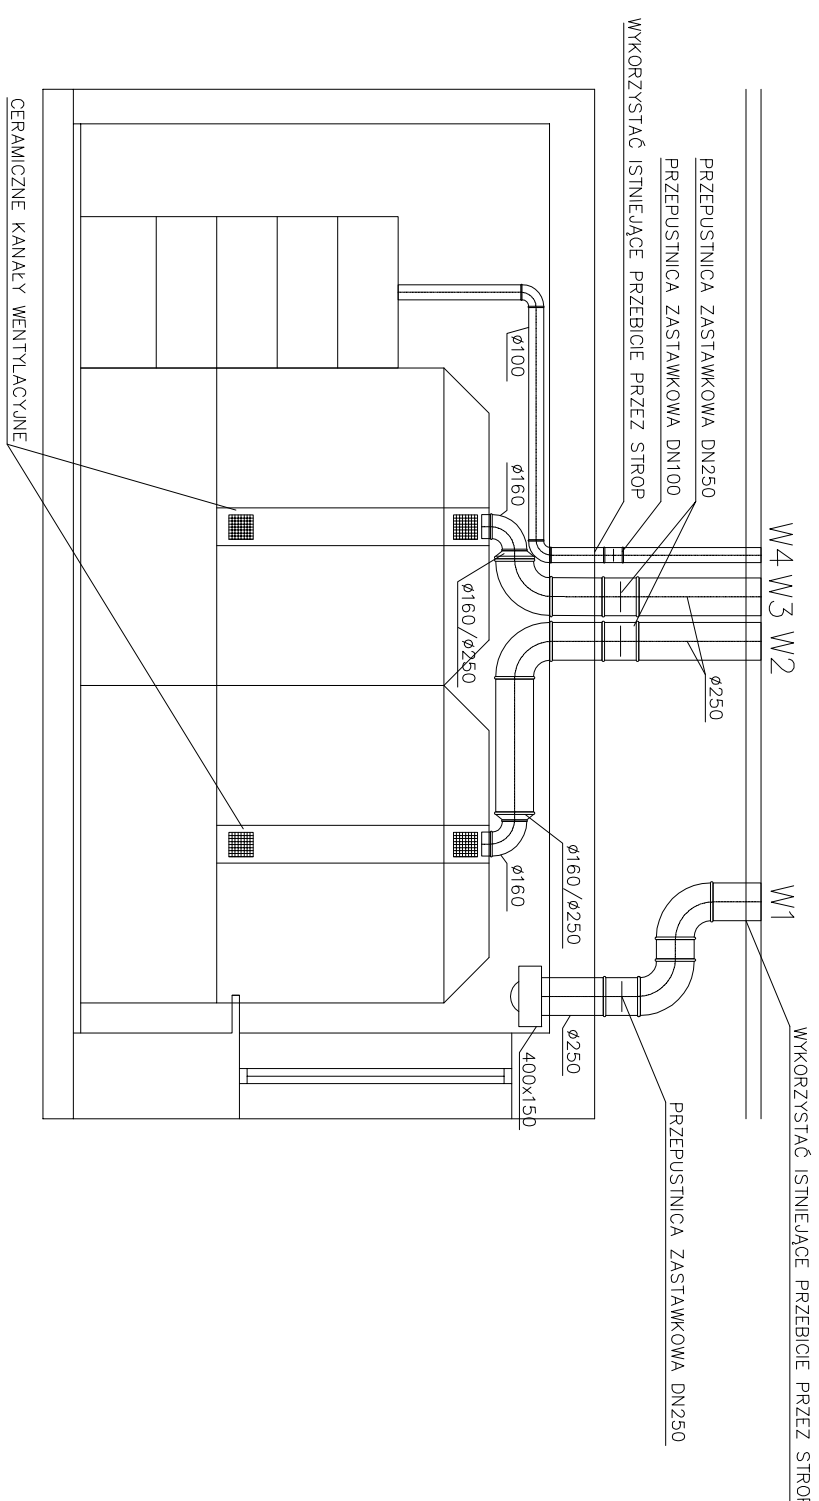

MAG INSTAL WYKONAWCA, PROJEKTOWAŁA, WŁ. KRAKÓW, AL. POLSKA 100 022-2220 0000 WYKONAWCA, WŁ. ŁÓDŹ, UL. GOSPODARSTWA 31D 022-571 07 56, 02-571 07 57 biuro@maginstal.pl

022-2220 0000 WYKONAWCA, WŁ. ŁÓDŹ, UL. GOSPODARSTWA 31D

biuro@maginstal.pl

Załącznik nr 1

INWESTOR

Załącznik nr 1
Inst.: Triaki Development, Wzdr. Triaki
UW ul. Żwirki i Wigury 53 WARSZAWA

OBIEKT

ul. Żwirki i Wigury 53 WARSZAWA

NAZWA PROJEKTU

WENTYLACJA MECHANICZNA

NAZWA PRZEMUKU

ZAKOSPODAROWANIE POMIESZCZEN

SKALA

1:50

DATA

MARZEC 2009

ZESPÓŁ AUTORSKI	Nr upraw.	Podpis
PROJEKTOWAŁ	00000000	<i>[Signature]</i>
mgr inż. Justyna Górska	1265/06	<i>[Signature]</i>
OPROJEKTOWAŁ		
mgr inż. Bartłomiej Uszacki		<i>[Signature]</i>
mgr inż. Marta Siewowska		<i>[Signature]</i>
SPRACOWAŁ		
mgr inż. Anna Kozur	Wp. 386/90	<i>[Signature]</i>

SANTARIANA

WYKONAWCA

00

05

Wzrost

Waga

ciężkość

Wzrost